


排水設備工事計画平面図

設置場所 米原市 ▲▲123 番地 申請者氏名 米原 太郎 縮尺 1:100

記入例

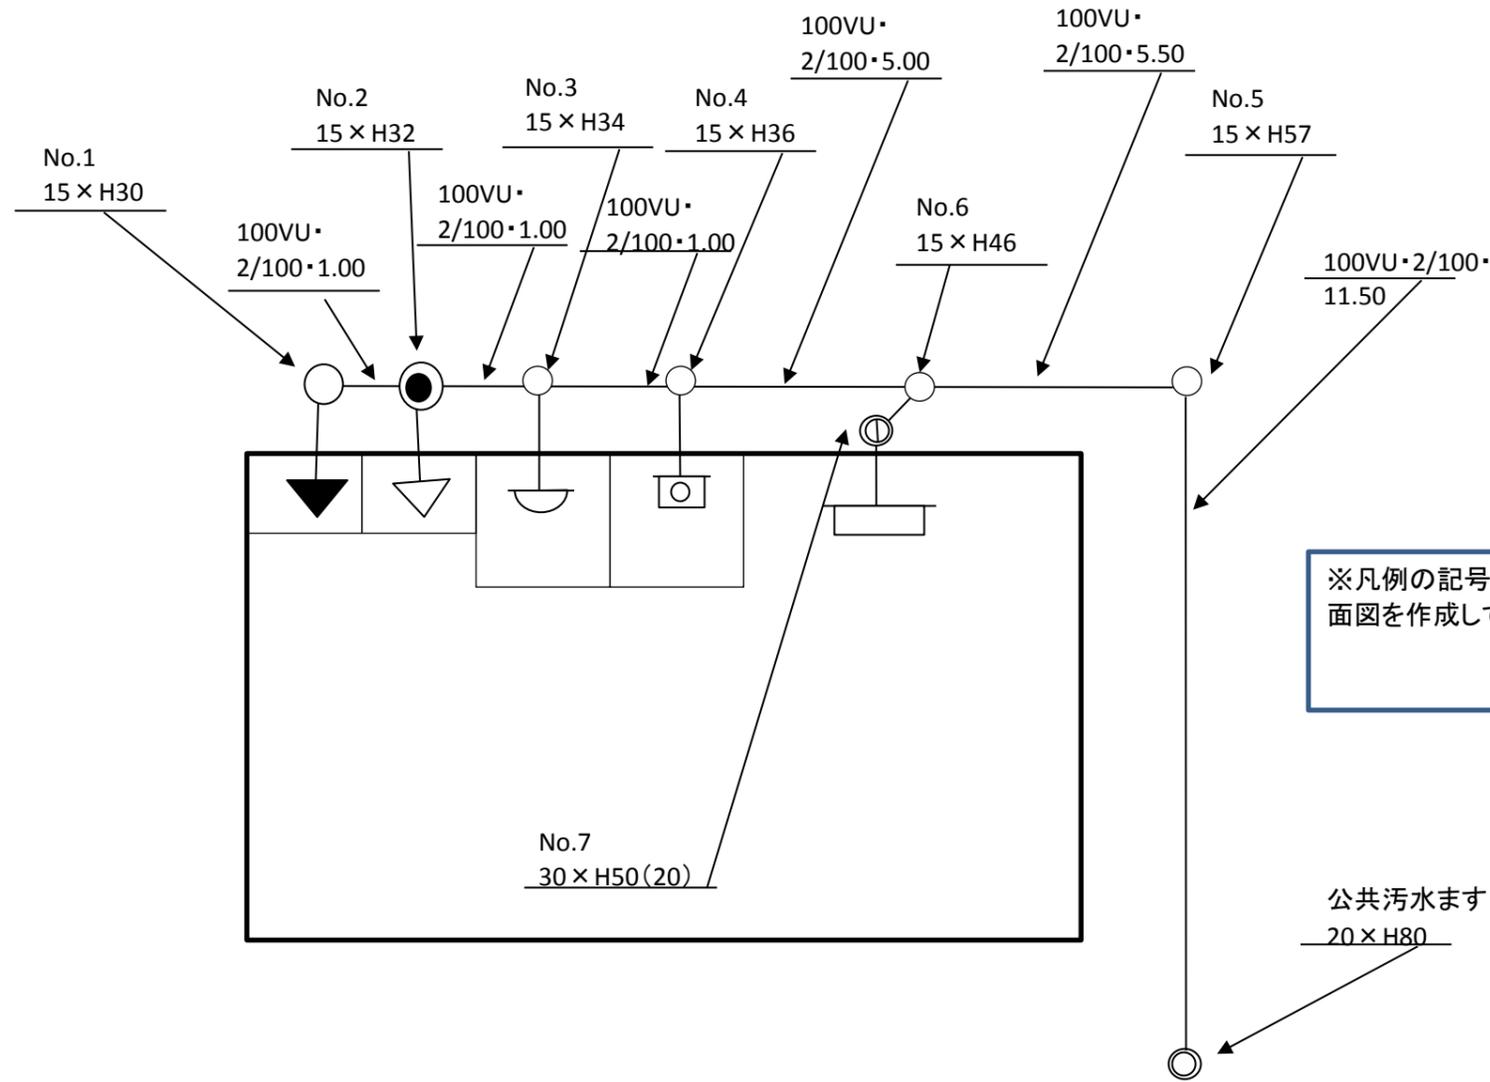

※凡例の記号例に基づいて、平面図を作成してください。

※改築、増築の場合、既設管と新設管がわかるように図面に記載してください。
(例)実線と点線、文字による併記、色を変更する等

※平面図は2部提出してください。

凡例	
	公共汚水ます
	中間ます
	トラップ付中間ます
	ドロップます
	雨水ます
	分離ます
	大便器
	小便器
	兼(両)用便器
	風呂場
	手洗・洗面場
	流し類
	洗濯機
	床排水口
	トラップ
	管の交差
	立管
	汚水管
	雨水管
	阻集器
	水道メーター
	井戸

その他下水道排水設備工事責任技術者講習用テキストに記載されている「記号の例」を使用してください。

既設・新設を明記してください。

特記事項

平面図作成者氏名
伊吹山 太郎